



Vasca di Fondazione - h. 60 cm. esterna

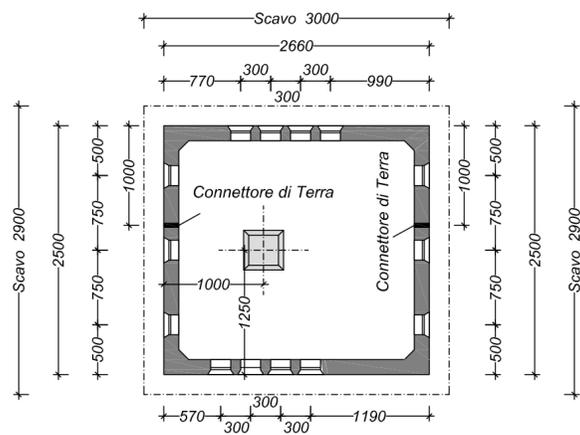


Sezione X-X'

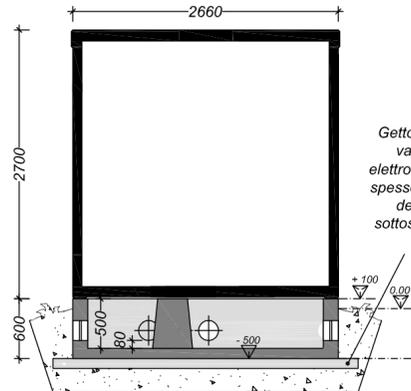


Getto di calcestruzzo dello spessore variabile, (min. cm. 10 con rete elettrosaldata Ø 8 - Maglia 15 x 15). Lo spessore e l'armatura sono in funzione delle caratteristiche del terreno sottostante e spetta alla direzione dei lavori tale determinazione.


Sezione Y-Y'

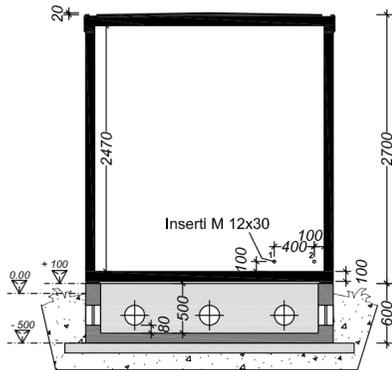


Sezione Z-Z'

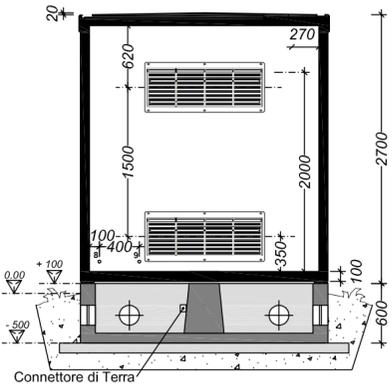

Particolare A

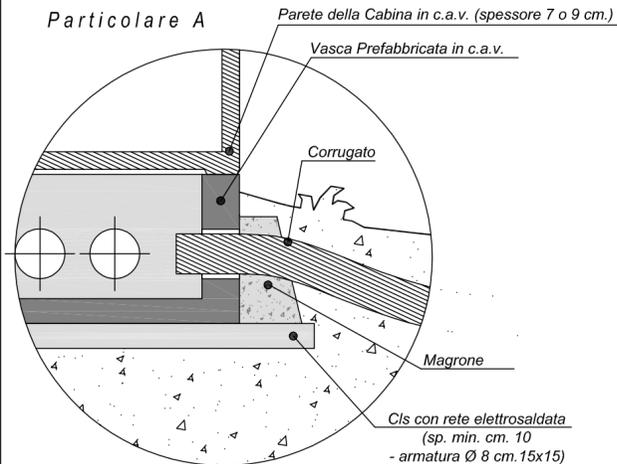


Particolare connettore rete di terra interno - esterno posizionato nel basamento

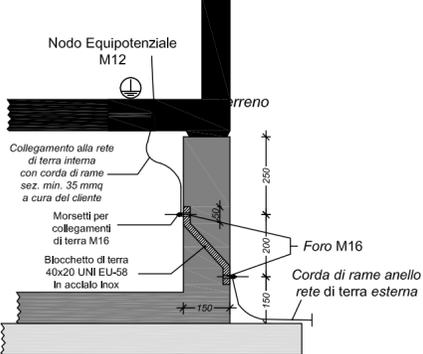

PIANTA CON DOTAZIONI IMPIANTISTICHE

scala 1/50

CORDA DI TERRA COLLEGATA ALL'IMPIANTO DI TERRA ESISTENTE

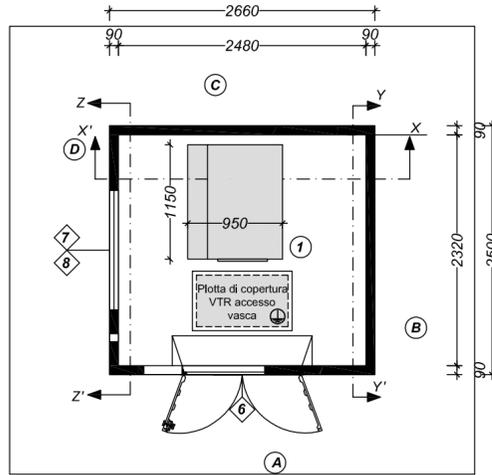

LEGENDA IMPIANTO ELETTRICO





QS-CAB1	QUADRETTO SERVIZI LUCE E FORZA MOTRICE
2x36W	PLAFONIERA A TUBI FLUORESCENTI 2x36W Esecuzione IP65
⊠	LAMPADA DI EMERGENZA 1x18W Esecuzione IP65
⊞	INTERRUTTORE UNIPOLARE / PRESA 2P+T 10/16A
⊞	PULSANTE PER SGANCIO DI EMERGENZA
⊞	POZZETTO CON DISPENSORE DI TERRA
---	CORDA DI RAME NUDA DA 50 mmq

LEGENDA: ① Moduli MT

⑥ Porta Due Ante in VTR (CM. 111 x h 206 Ut.) con Serr.

⑦ Griglia Alta in VTR (CM. 120 x 50 h) ad 172 cm. da terra esterno

⑧ Griglia Bassa in VTR (CM. 120 x 50 h) ad 22 cm. da terra esterno

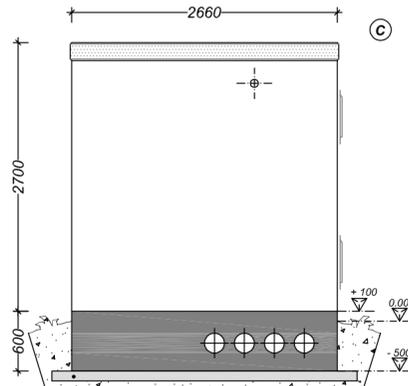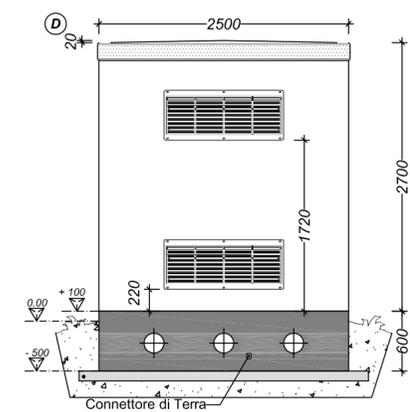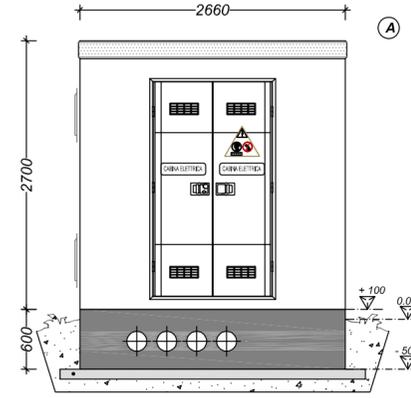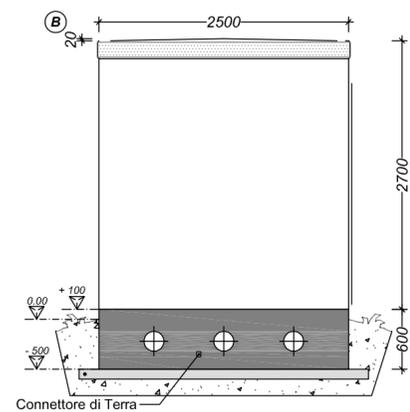

Comune di Trani

Regione Puglia



OPERE DI MESSA IN SICUREZZA DI EMERGENZA (MISE) DEI LOTTI I, II, III DISCARICA PER RSU SITA IN TRANI E DENOMINATA "PURO VECCHIO"

CIG: 7060424E30

PROGETTO ESECUTIVO

COMMITTENTE:

AZIENDA MUNICIPALIZZATA IGIENE URBANA  
Comune di Trani  
Via Sorella, 161 - Trani  
P.IVA. 05487980723



PROGETTO:

Studio Romanazzi-Boscia e Associati s.r.l.  
Via Amendola 172/c. 70100 Bari - tel.: 080.348.21.87 - Fax: 080.348.22.00  
Prof. Ing. Eligio ROMANAZZI  
Dott. Ing. Giovanni F. BOSCIA  
Dott. Ing. Sebanino GIOTTA  
Dott. Ing. Fabio PACCAPELO

Ing. Federico Cangialosi

Ing. Gianluca Intini

Dott. geol. Vito Specchio

Dott. Ing. Vincenzo Catalucci

INGEGNERE FABIO PACCAPELO Sez. A - 6089  
INGEGNERE GIOVANNI FRANCESCHI BOSCIA Sez. A - 1023  
INGEGNERE SEBANINO GIOTTA Sez. A - 6067  
INGEGNERE ELIGIO ROMANAZZI Sez. A - 1030  
INGEGNERE VINCENZO CATALUCCI Sez. A - 10704  
INGEGNERE GIANLUCA INTINI Sez. A - 6508  
Dott. Ing. VITO SPECCHIO  
ORDINE DEI GEOLGICI PUGLIA  
ORDINE DEI GEOMETRI PUGLIA  
ORDINE DEI PERITI PUGLIA

ALLEGATO

EG.5 - IMPIANTO ELETTRICO

EG.5.6

CABINA DI DERIVAZIONE MT  
PIANTA E SEZIONI

SCALA:

1:50

DATA: GIUGNO 2018

AGGIORNAMENTO	DATA	DESCRIZIONE