



Vasca di Fondazione - h. 60 cm. esterna

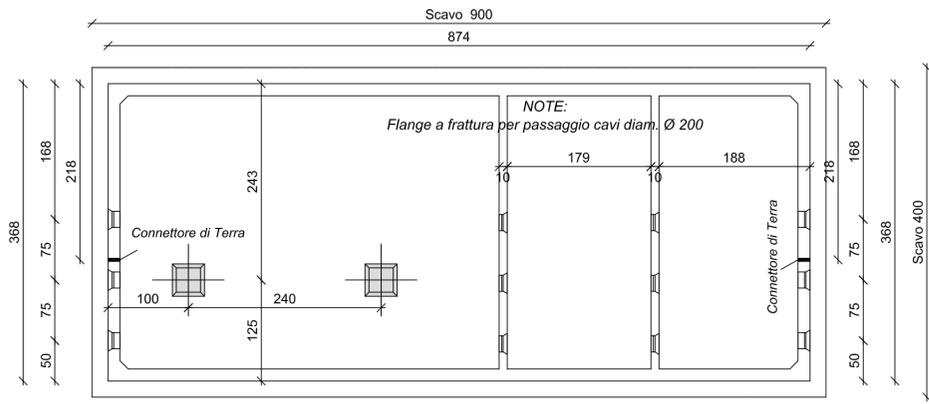



PIANTA CON DOTAZIONI IMPIANTISTICHE  
scala 1/50

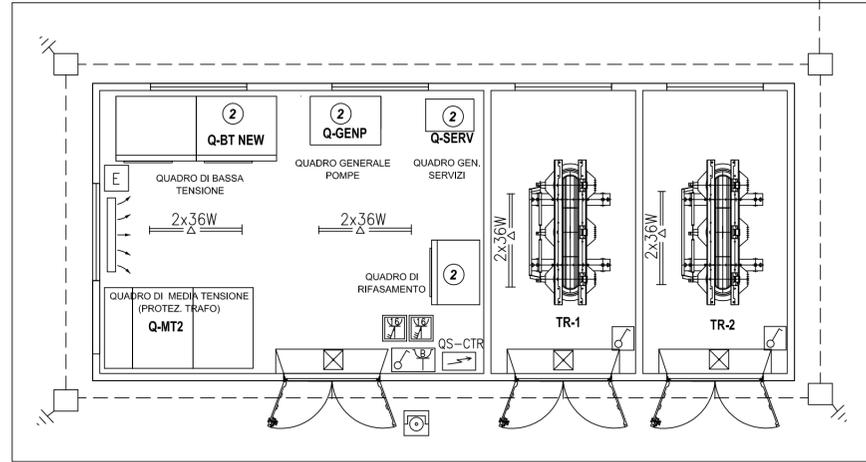

**LEGENDA IMPIANTO ELETTRICO**

QS-CTR	QUADRETTO SERVIZI LUCE E FORZA MOTRICE
2x36W	PLAFONIERA A TUBI FLUORESCENTI 2x36W Esecuzione IP65
⊗	LAMPADA DI EMERGENZA 1x18W Esecuzione IP65
⊗	INTERRUTTORE UNIPOLARE / PRESA 2P+T 10/16A
⊗	PRESA CEE17 2P+T 16A CON INTERBLOCCO Esecuzione IP55
⊗	PRESA CEE17 3P+T 16A CON INTERBLOCCO Esecuzione IP55
E	ESTINTORE PORTATILE A POLVERE DA 6 kg
⊗	PULSANTE PER SGANCIO DI EMERGENZA
⊗	CONDIZIONATORE ARIA 9000 BTU/h
⊗	POZZETTO CON DISPENSORE DI TERRA
---	CORDA DI RAME NUDA DA 50 mmq


Sezione X-X'

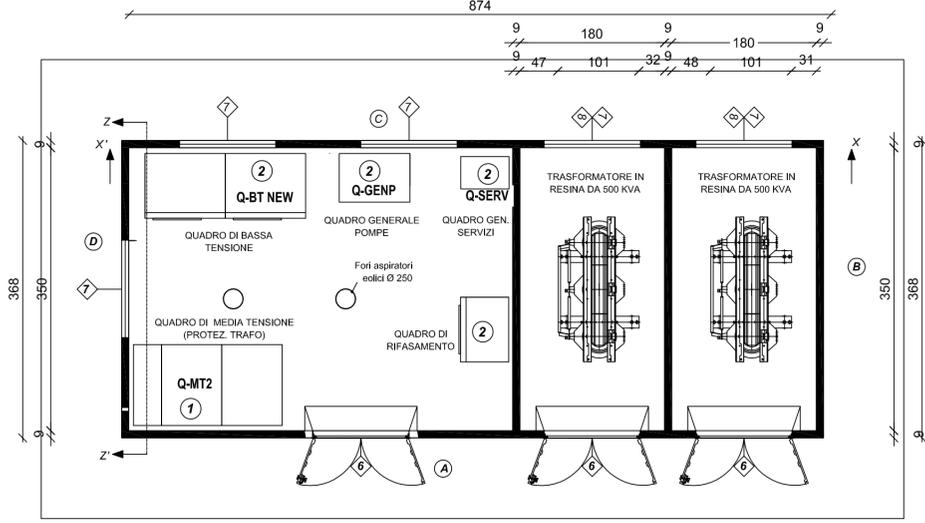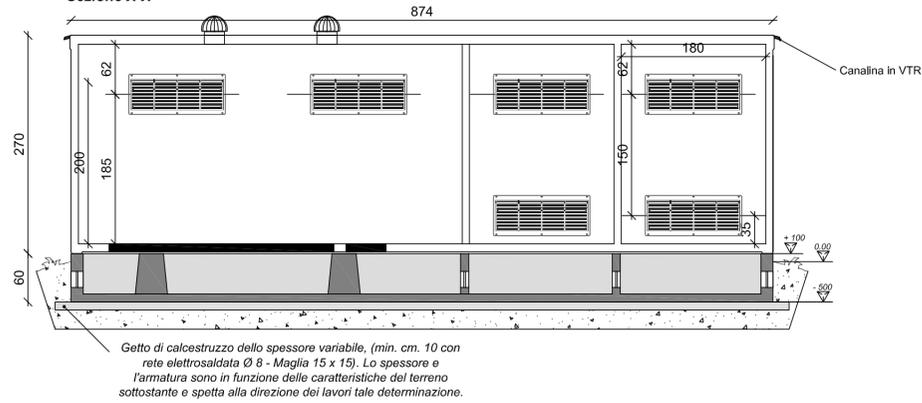






LEGENDA:

- ① Moduli MT
- ② Quadri BT
- ⊗ Porta Due Ante in VTR (cm. 111 x h 206 Ut.) con Serr. ENEL Naz. - Chiave Esclusa
- ⊗ Griglia Alta in VTR (cm. 120 x 50 h) ad 172 cm. da terra esterno
- ⊗ Griglia Bassa in VTR (cm. 120 x 50 h) ad 22 cm. da terra esterno
- ⊕ Nodo Equipotenziale

Sezione Z-Z'

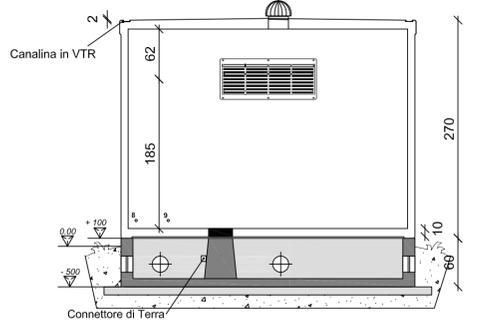

Particolare A

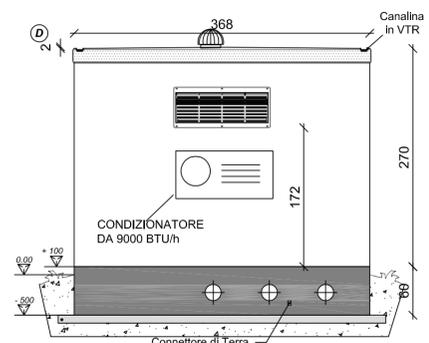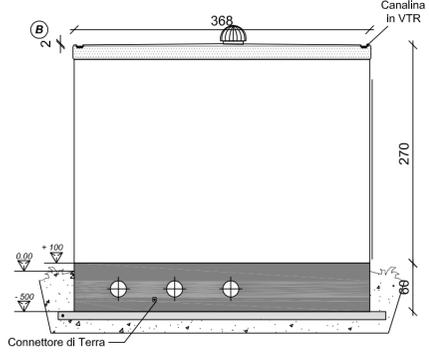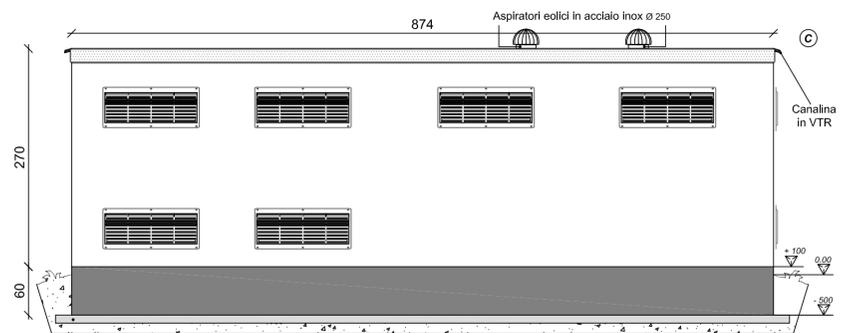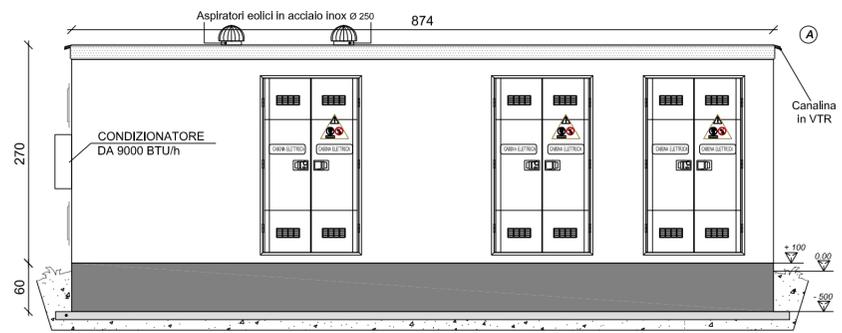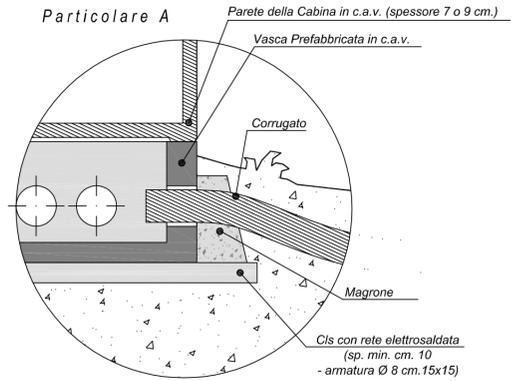

Comune di Trani Regione Puglia

**OPERE DI MESSA IN SICUREZZA DI EMERGENZA (MISE) DEI LOTTI I, II, III DISCARICA PER RSU SITA IN TRANI E DENOMINATA "PURO VECCHIO"**  
CIG: 7060424E30

PROGETTO ESECUTIVO

COMMITTENTE:  
AZIENDA MUNICIPALIZZATA IGIENE URBANA  
Comune di Trani  
Via Borletto, 141 - Trani  
P.IVA 05487980723

PROGETTO:  
Studio Romanazzi-Boscia e Associati s.r.l.  
Via Annunziata 172/c - 70100 Bari - tel. 080.548.21.87 - Fax 080.548.21.88  
Prof. Ing. Eligio ROMANAZZI  
Dott. Ing. Giovanni F. BOSCHIA  
Dott. Ing. Sebanino GIOTTA  
Dott. Ing. Fabio PACCAPELO

Ing. Federico Cangialosi  
Ing. Gianluca Intini  
Dott. geol. Vito Specchio  
Ing. Vincenzo Catalucci

INGEGNERE FABIO PACCAPELO Sez. A - 60689  
INGEGNERE GIOVANNI FRANCESCO BOSCHIA Sez. A - 60623  
INGEGNERE SEBANINO GIOTTA Sez. A - 60667  
INGEGNERE VINCENZO CATALUCCI Sez. A - 10704  
INGEGNERE GIANLUCA INTINI Sez. A - 60608  
INGEGNERE ELIGIO ROMANAZZI Sez. A - 60600  
INGEGNERE VITO SPECCHIO Sez. A - 60606  
INGEGNERE VITO SPECCHIO Sez. A - 17000

AMU s.p.a. TRANI

ALLEGATO EG.5 - IMPIANTO ELETTRICO

SCALA: 1:50

DATA: GIUGNO 2018

AGGIORNAMENTO	DATA	DESCRIZIONE